



SITUACE 1:500

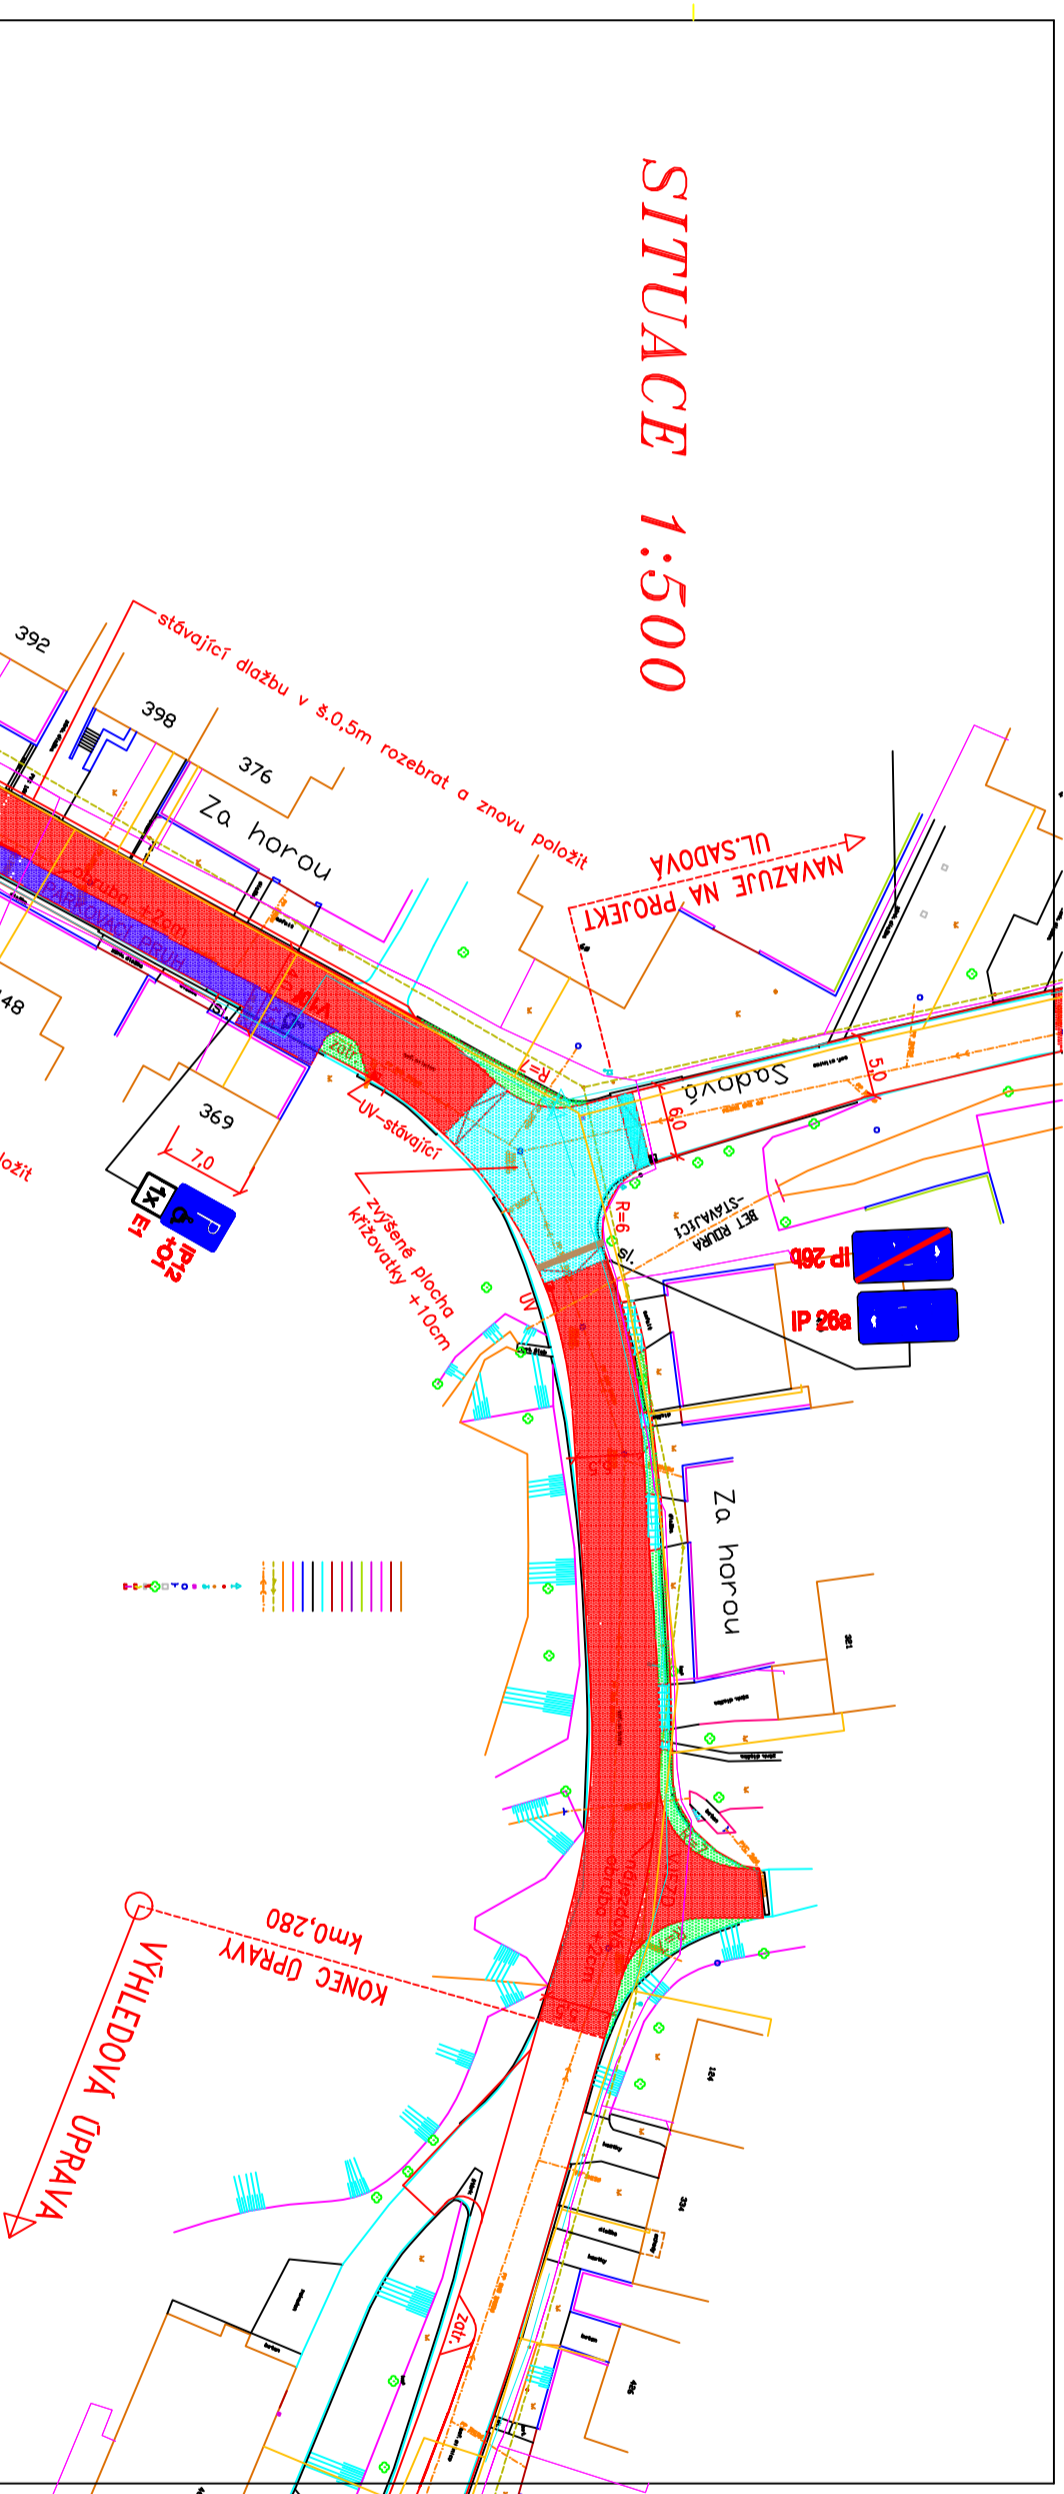

- LEGENDA**
- VOZOVKA—asfaltová
 - BEZPEČNOSTNÍ Odstup—beton,dlažba šedá
 - PARKOVIŠTĚ—beton,dlažba šedá
 - MÍSTO PRO VYHŘBÁNÍ—beton,dlažba červená
 - VLEZDY+VSTUPY—beton,dlažba šedá
 - ZVYŠENÝ PRAH—beton,dlažba červená+šedá
 - BETONOVÁ DLAŽBA RELIEFNI
 - ZATRAVNĚNO
 - PARKOVACÍ STAN
 - vyvýšený mys—okráskový obrubník +12cm a zátvorník

- LEGENDA INŽ.ŠTĚI**
- VEDENÍ EL. ENERGIE
 - KANALIZACE
 - VODOVOD
 - PLYNOVOD
 - TELEFON

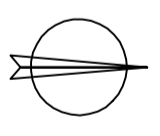

UPROZORNĚNÍ:
 Inženýrské sítě jsou v situaci zakresleny pouze informativně.
 Před zahájením prací nutno vyšetřit jejich skutečný průběh.
 Výškový systém: Bv
 Soutlačnicový systém: JTSK

VEŠI PROJEKTANT ING. LUBOŠ KAŠPÁREK	VYPRACOVAVL ING. LUBOŠ KAŠPÁREK
INVESTOR : OBEC RÍČANŮ nám.Československé 340, 684 82 Ríčaný	KOBESITEL HP DESKONALIT 800
REKONSTRUKCE KOMUNIKACE V ULICI ZA HOROU	
STAVBA :	ING. LUBOŠ KAŠPÁREK projektová kancelář telefon:546210256 e-mail: kasp@reka@iol.cz
OSAHUJÍ VÝKRESU :	DATAUM : 122012
SITUACE	ČÍSLO ZÁKAZNÍ : 0812
	OCHEL : DBP
	FORMÁTI : A4x4
	MĚŘÍTKO : 1 : 500
	ČÍSLO VÝKRESU : 2

